



四周窗框防水

2F

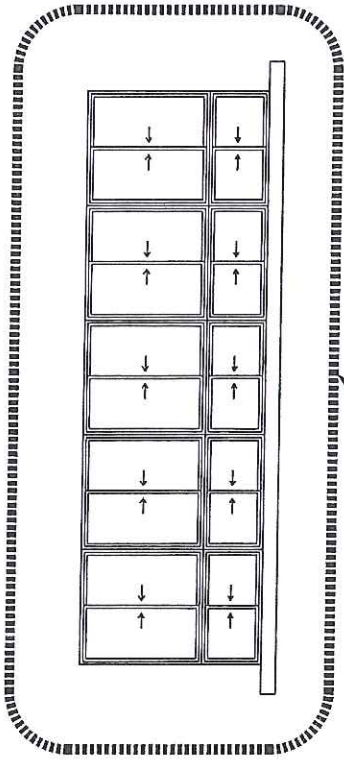

1F

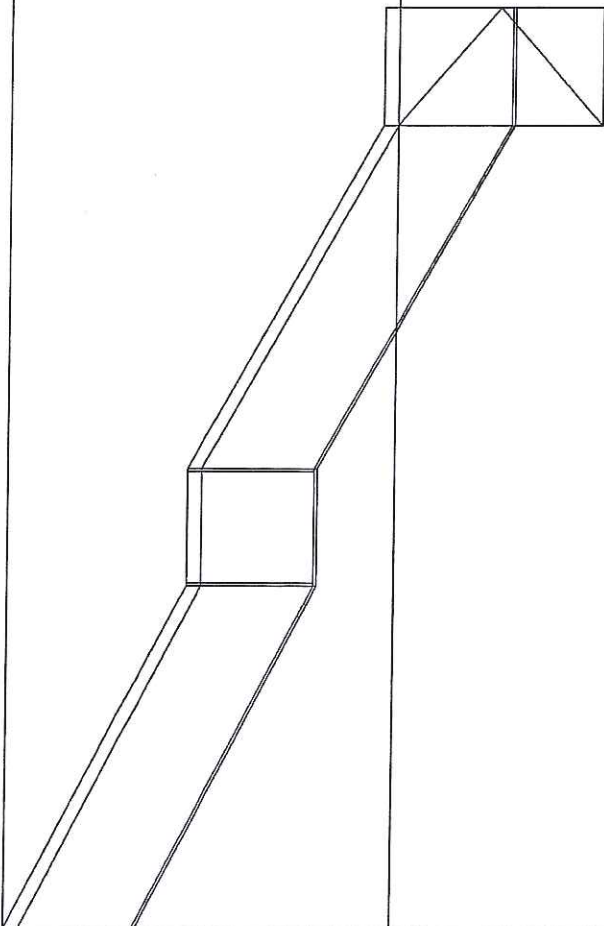

機電工場左側立面圖 單位:CM

繪圖人		繪圖日期	校區環境改善工程	機電工場左側窗框漏水改善工程	圖號
DRAWN BY		DESIGN	107/09/01		02
設計人		設計日期	校區環境改善工程	機電工場左側窗框漏水改善工程	
DESIGN BY		DATE			
比例		比例	校區環境改善工程	機電工場左側窗框漏水改善工程	
SCALE		SCALE			
日期		日期	校區環境改善工程	機電工場左側窗框漏水改善工程	
DATE		DATE			
電話		電話	校區環境改善工程	機電工場左側窗框漏水改善工程	
TEL		TEL			
傳真		傳真	校區環境改善工程	機電工場左側窗框漏水改善工程	
FAX		FAX			

工程報價單

工程業主：桃園市 六和高級中等學校

日期： 107.

工程名稱：消防水塔區安全柵欄改善工程

編號： 03

[illegible]

備註：

報價人：

1 完工驗收後付款。


聯絡人：

電話：


傳真：

業主簽認：

行動：

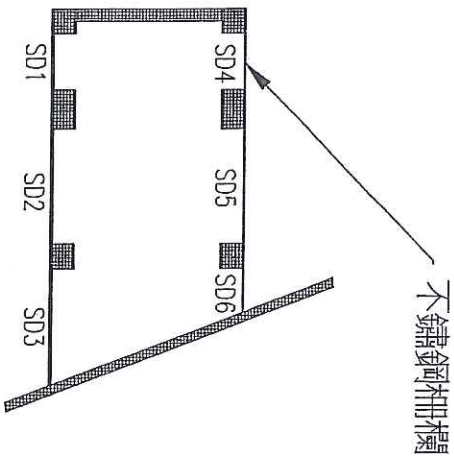

消防水塔區安全柵欄平面圖

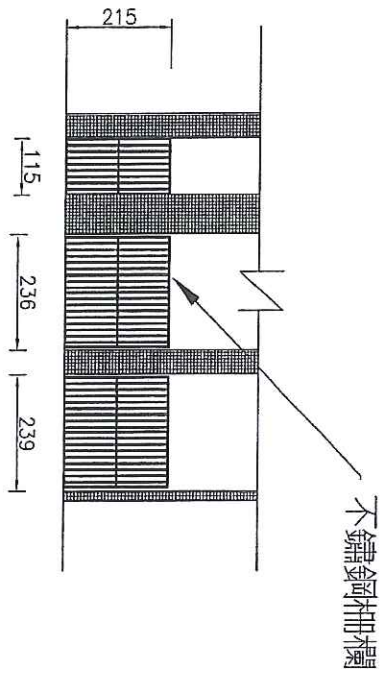

消防水塔區安全柵欄立面圖

		圖樣編號: YJ445-1B TEL: (02) 4260527 FAX: (02) 4260512	繪圖	繪圖人 DRAWN	設計	設計人 DESIGN	比例 SCALE 1/200 日期 DATE 107/06/01	桃園市·大和高級中學 校區環境改善工程	消防水塔區安全柵欄改善工程	圖號 DRAWING NO. 03	
--	--	---	----	--------------	----	---------------	---	------------------------	---------------	-------------------------	--